
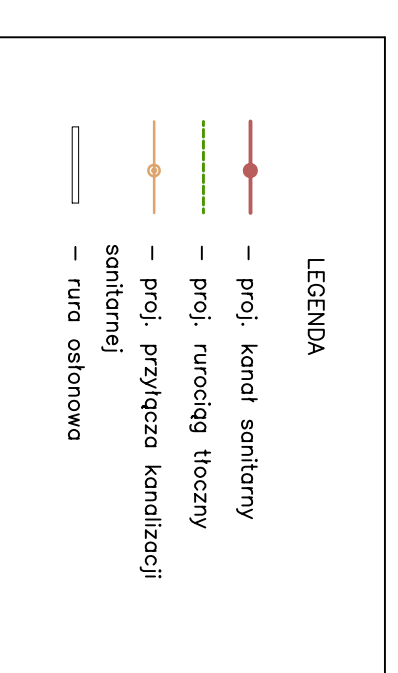


KOMBUDEX

KOMBUDEX

KOMBUDEX

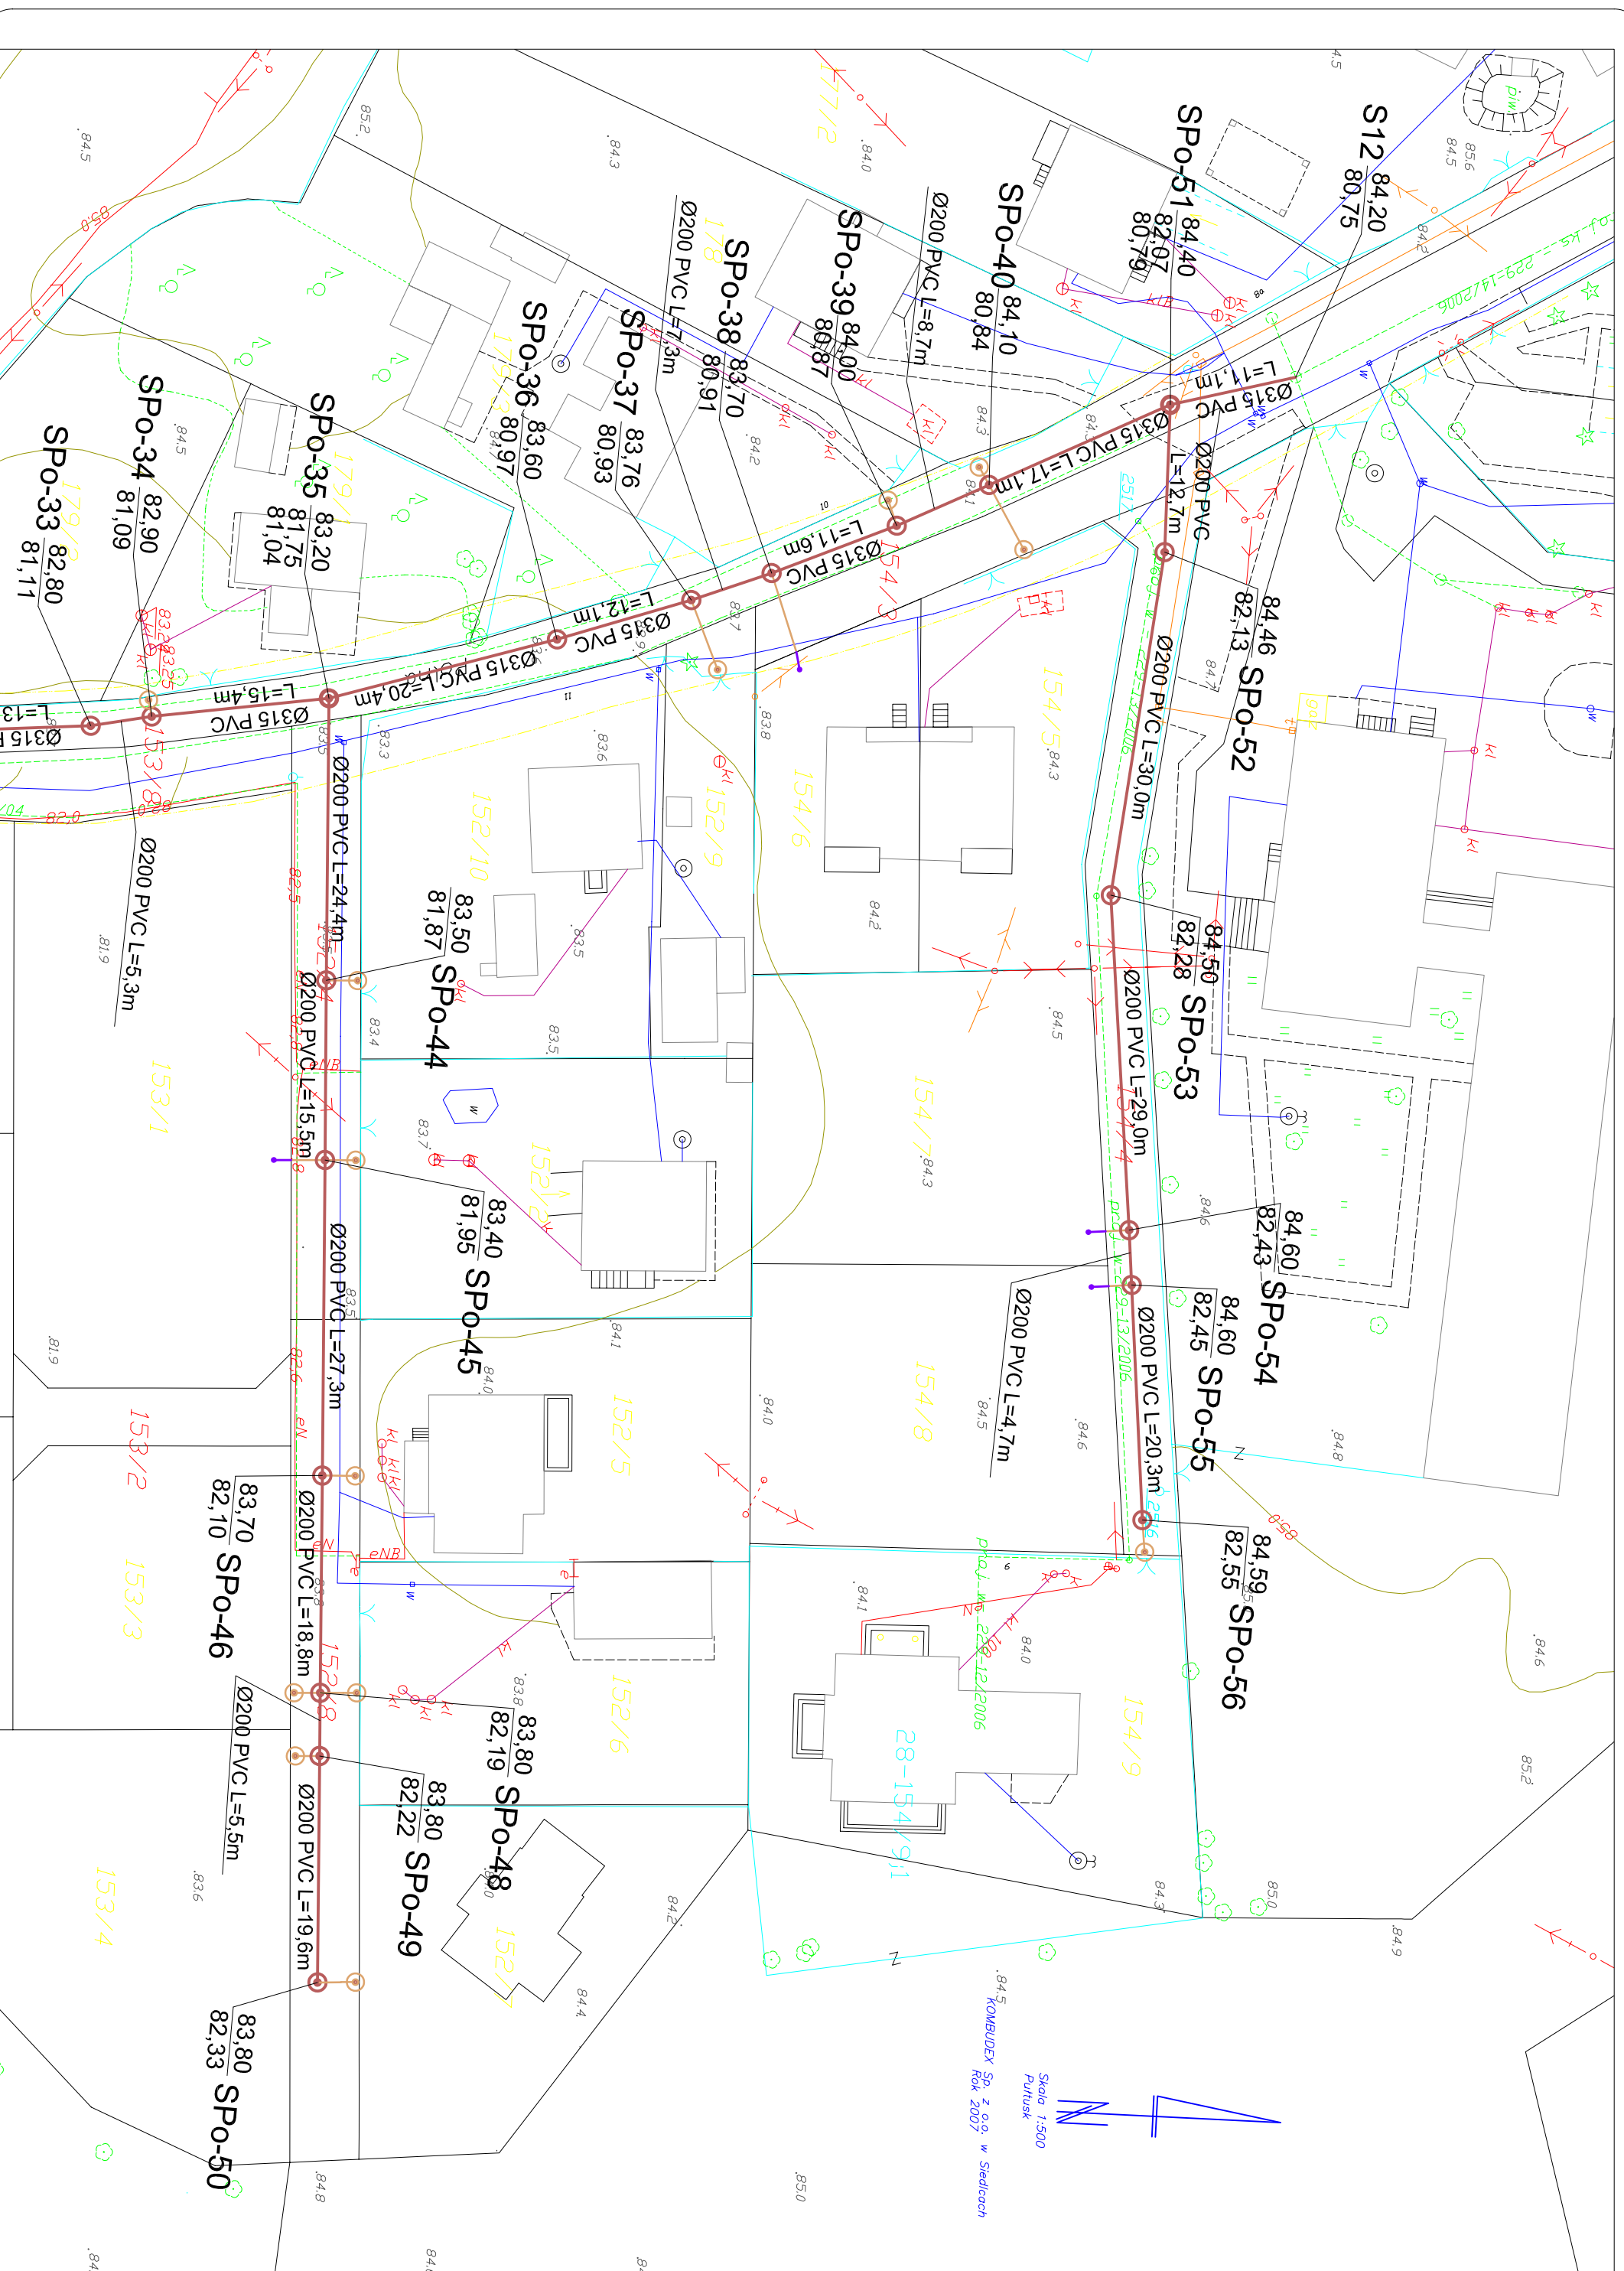

Przebiegiem Wykazano: KOMBUDEX Sp. z o.o. w Skoczynie, ul. 11 Świdlica, ul. 102/122, ul. 102/122, ul. 102/122, ul. 102/122

Tytuł projektu: **Projekt kanalizacji sanitarnej na osiedlu Popławy w Pułtusku ETAP III**

Tytuł opracunku: **Projekt zagospodarowania terenu ulicy nr 101 nr 11**

Projektant: **mgr inż. Mariola Sikora**

Opiniował: **mgr inż. Mariola Sikora**

Sprawdził: **mgr inż. Magdalena Zalewska**

Sprawdził: **mgr inż. Henry Skoczniak**

Rys.3/2

Skala: 1:500

Stadium: Pw

Data: 28 Sierpień 2007

KOMBUDEX

KOMBUDEX

KOMBUDEX