


KOMBUDEX

KOMBUDEX

KOMBUDEX

KOMBUDEX

KOMBUDEX

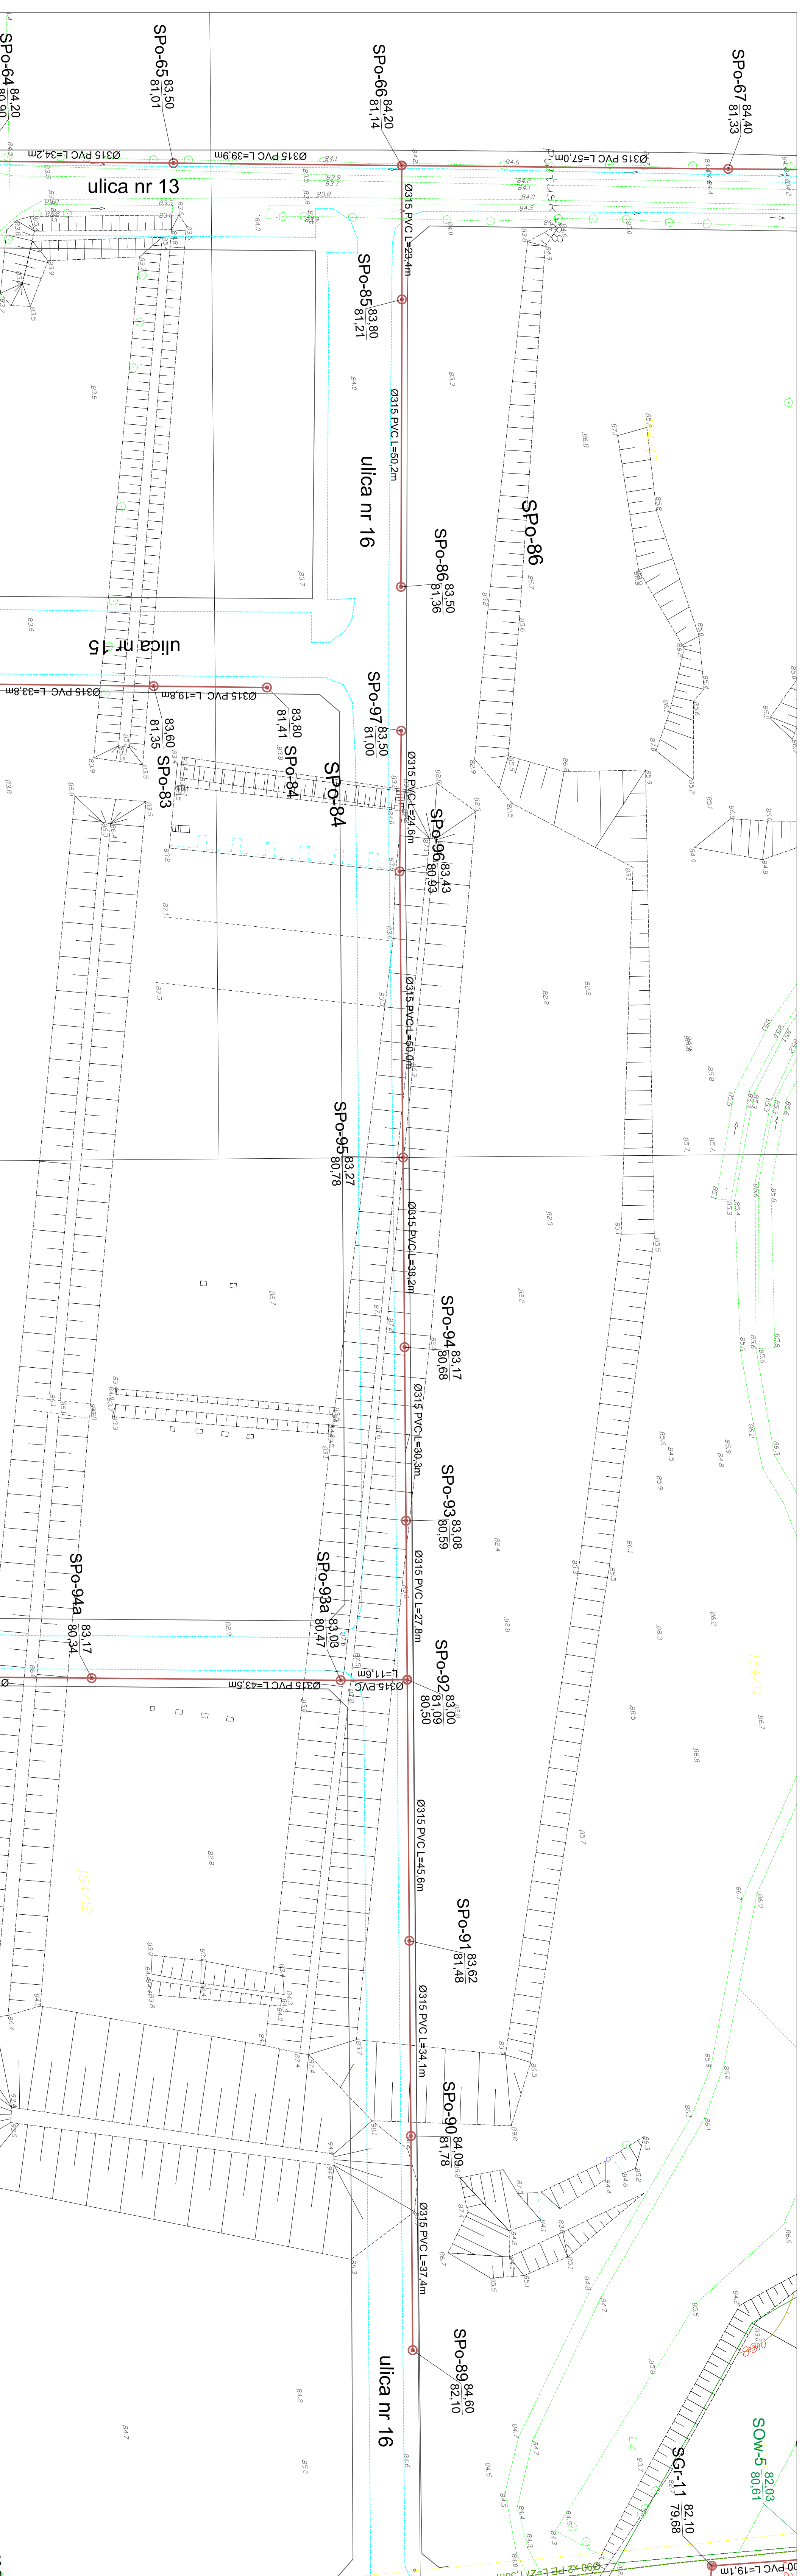

**LEGENDA**

- - proj. kanal sanitarny
- - - - proj. rurociąg tłoczny
- - proj. przyłącza kanalizacji sanitarnej
- - rura osłonowa

Zakład Projektowania i Wykonawstwa Inżynierskiego "KOMBUDEX" z siedzibą w Warszawie, ul. Chałubińskiego 17, 00-620 Warszawa, NIP: 525-202-92-92, REGON: 142020202, KRS: 0000420202	
Projektant: mgr inż. Jarosław Skóra	Projekt kanalizacji sanitarnej na osiedlu "PVC III"
Wykonawca: mgr inż. Mariola Skóra mgr inż. Magdalena Zaleska mgr inż. Jacek Szewczyk	Projekt zagospodarowania terenu ulicy nr 16
Rys. 3/17	Skala: 1:500 Stadium: PW
Data: 28 sierpnia 2007	