
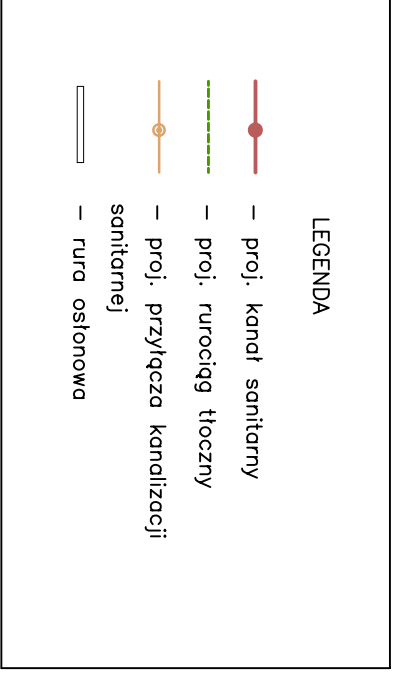


KOMBUDEX

KOMBUDEX

KOMBUDEX

KOMBUDEX

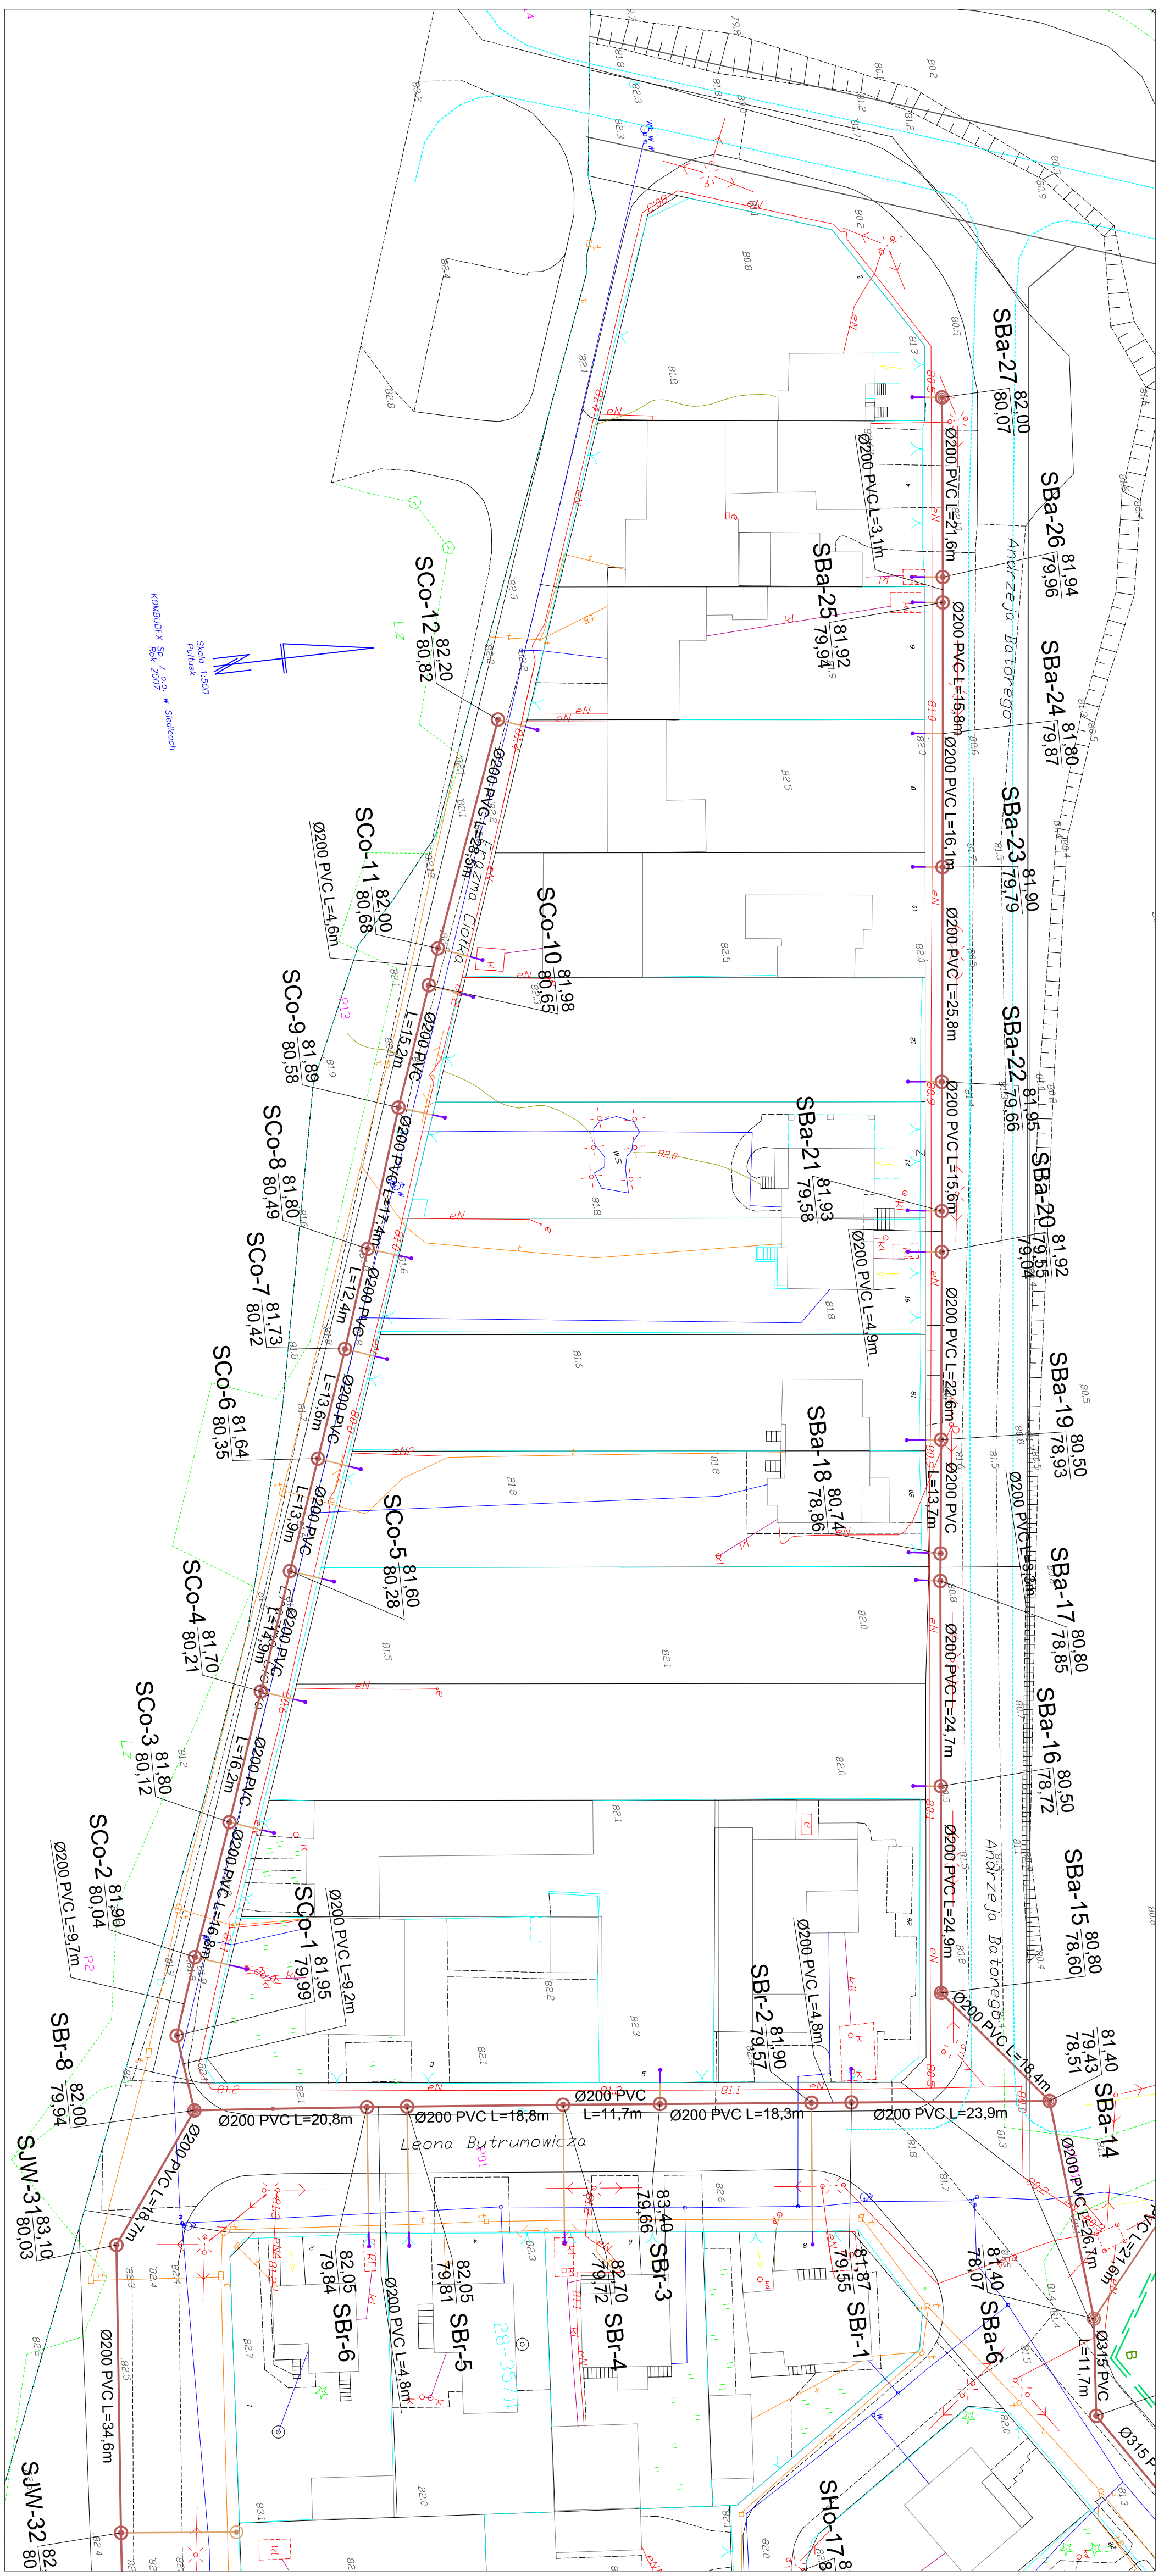

<p>Wykonawca: KOMBUDEX Sp. z o.o., ul. Słowackiego 10, 01-644 Warszawa, NIP: 525-242-78-20, REGON: 142082222, KRS: 0000422222</p>	
<p>Tytuł projektu: Projekt kanalizacji sanitarnej na osiedlu Popławy w Pułtusku ETAP IV</p>	
<p>Tytuł zadania: Projekt zagospodarowania terenu ulicy Cielika i Batorego- cz.1</p>	
<p>Projektant:</p>	<p>mgr inż. Jarosław Sikora</p>
<p>Opisano przez:</p>	<p>mgr inż. Marięla Sikora</p>
<p>Sprawdził:</p>	<p>mgr inż. Magdalena Zaleska</p>
<p>mgr inż. Jęży Stozek</p>	<p>Data: 28 Siepień 2007</p>
<p>Rys.3/4</p>	<p>Skala: 1:500</p>
<p>Stadium: PV</p>	