
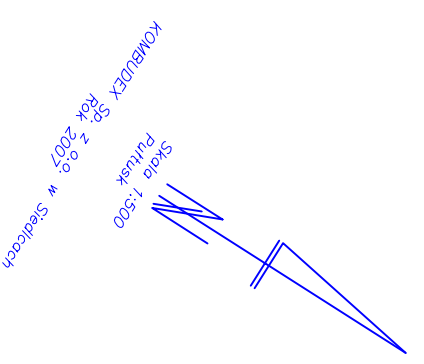


KOMBUDEX

KOMBUDEX

KOMBUDEX

KOMBUDEX

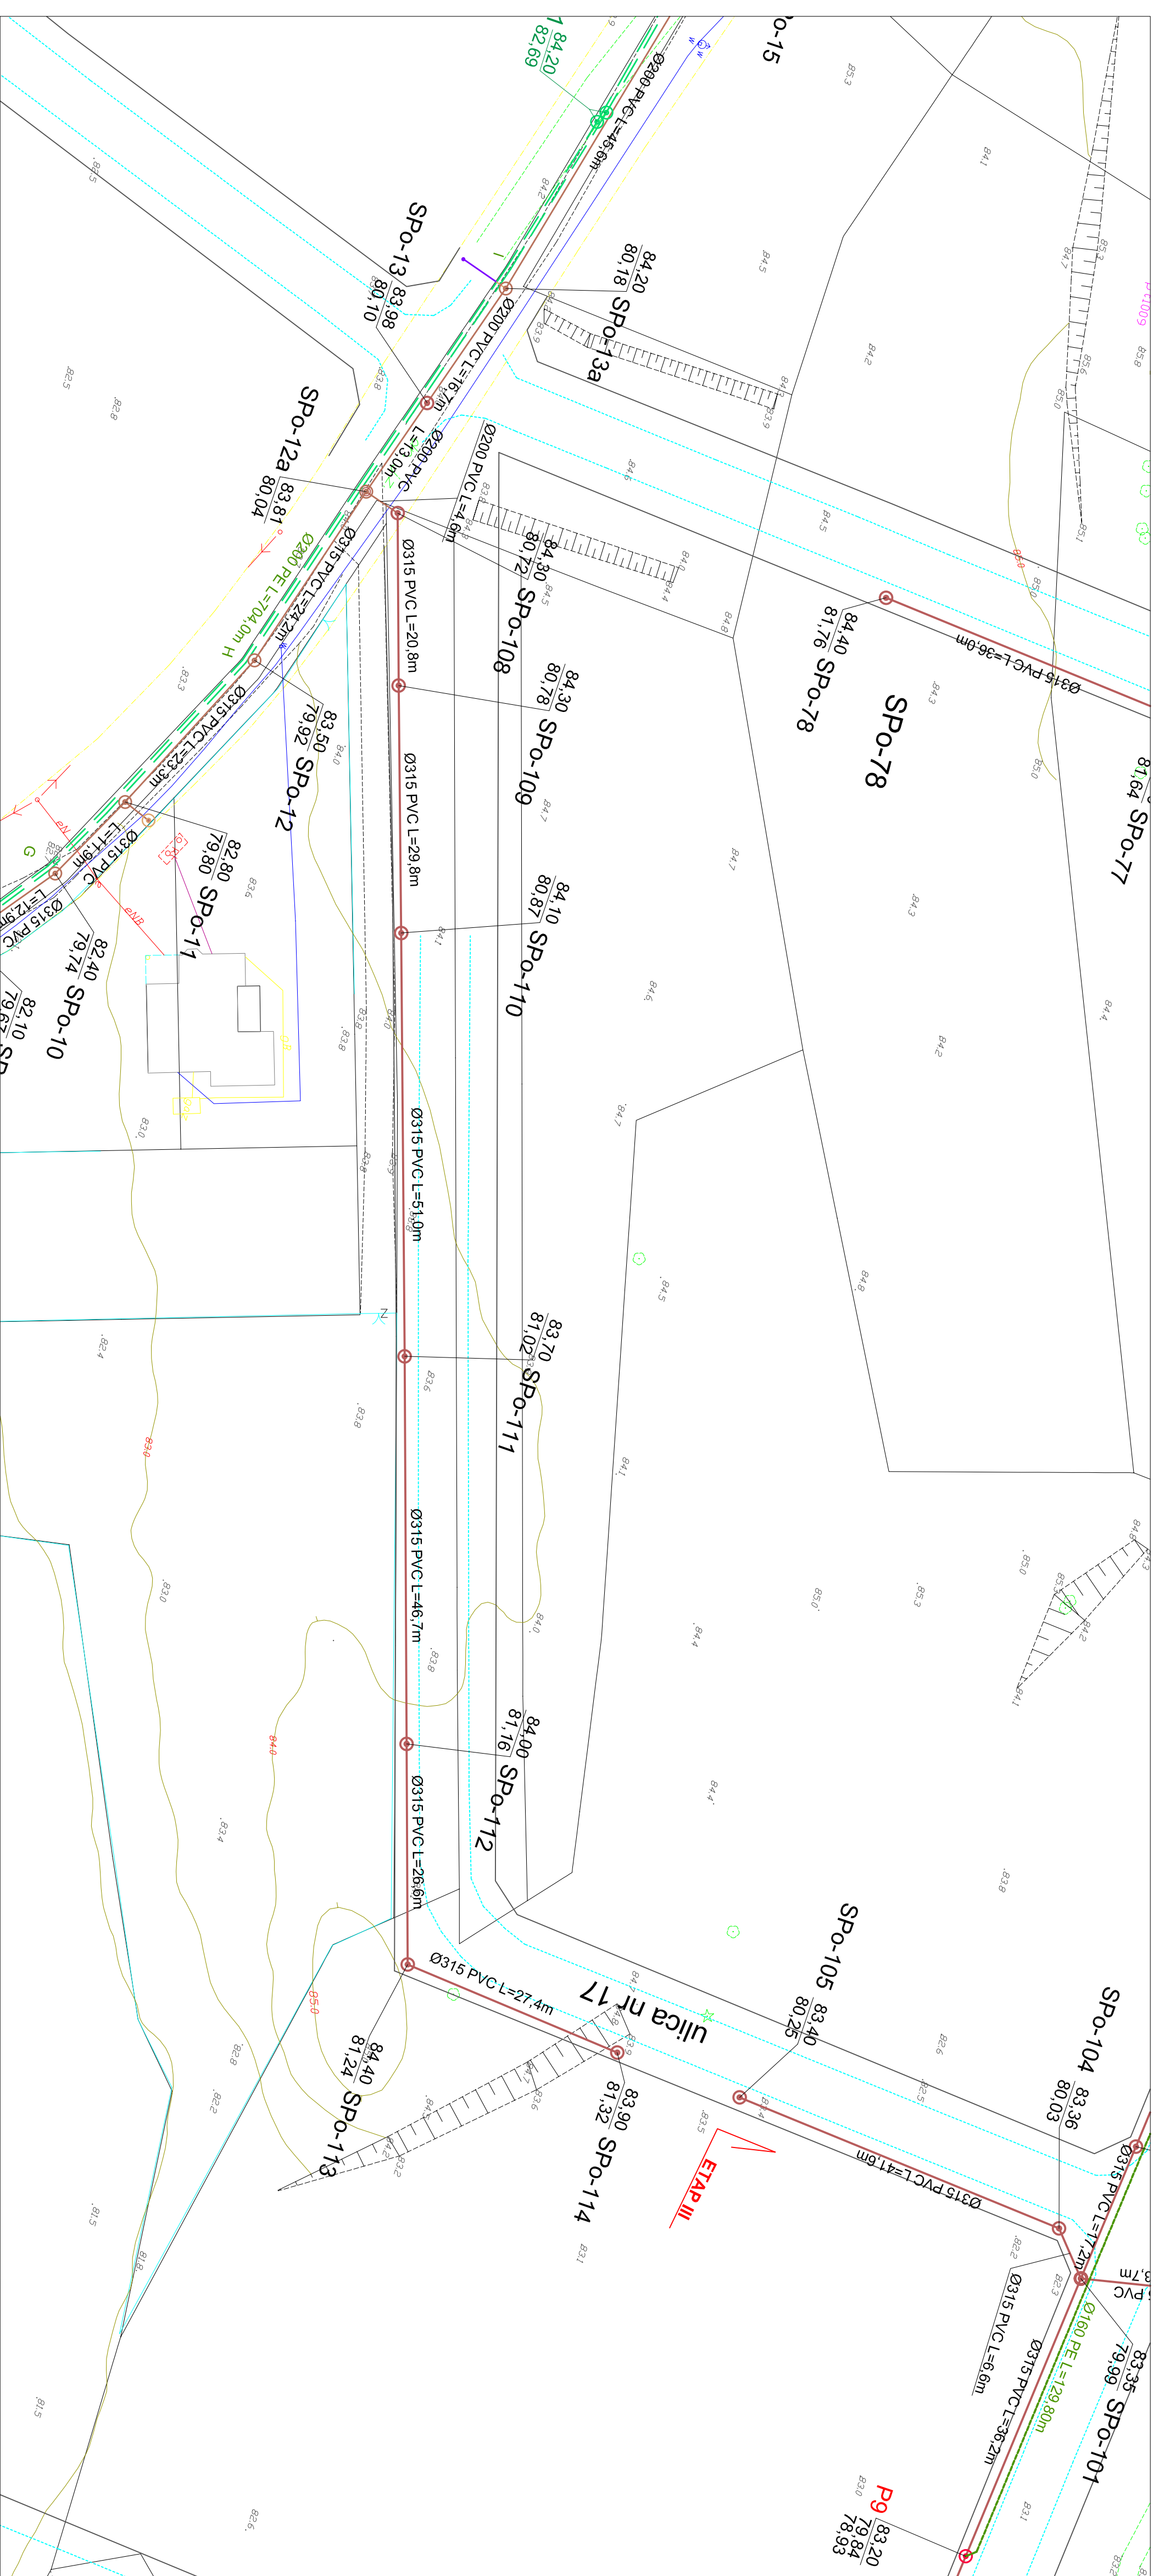

LEGENDA

- proj. kanał sanitarny
- proj. rurociąg tłoczny
- proj. przyłęczka kanalizacji sanitarnej
- rura ochronowa

Zakład Projektowania i Inżynierii Budowlanej "KOMBUDEX" Sp. z o.o., ul. Słowackiego 10/11, 01-644 Warszawa, tel. 22 638 20 00, e-mail: biuro@kombudex.pl, www.kombudex.pl Tytuł projektu: Projekt kanalizacji sanitarnej na osiedlu Popławy w Pułtusku ETAP III	
Tytuł rysunku: Projekt zagospodarowania terenu ulicy nr 17	
Projektant: mgr inż. Jarosław Sikora	Skala: 1:500
Opracowanie: mgr inż. Małgorzata Zielenka	Stadium: PW
Sprawdził: mgr inż. Jęży Szwarczek	Data: 28 Siepień 2007

KOMBUDEX

KOMBUDEX

KOMBUDEX

KOMBUDEX