


KOMBUDEX

KOMBUDEX

KOMBUDEX

KOMBUDEX

KOMBUDEX

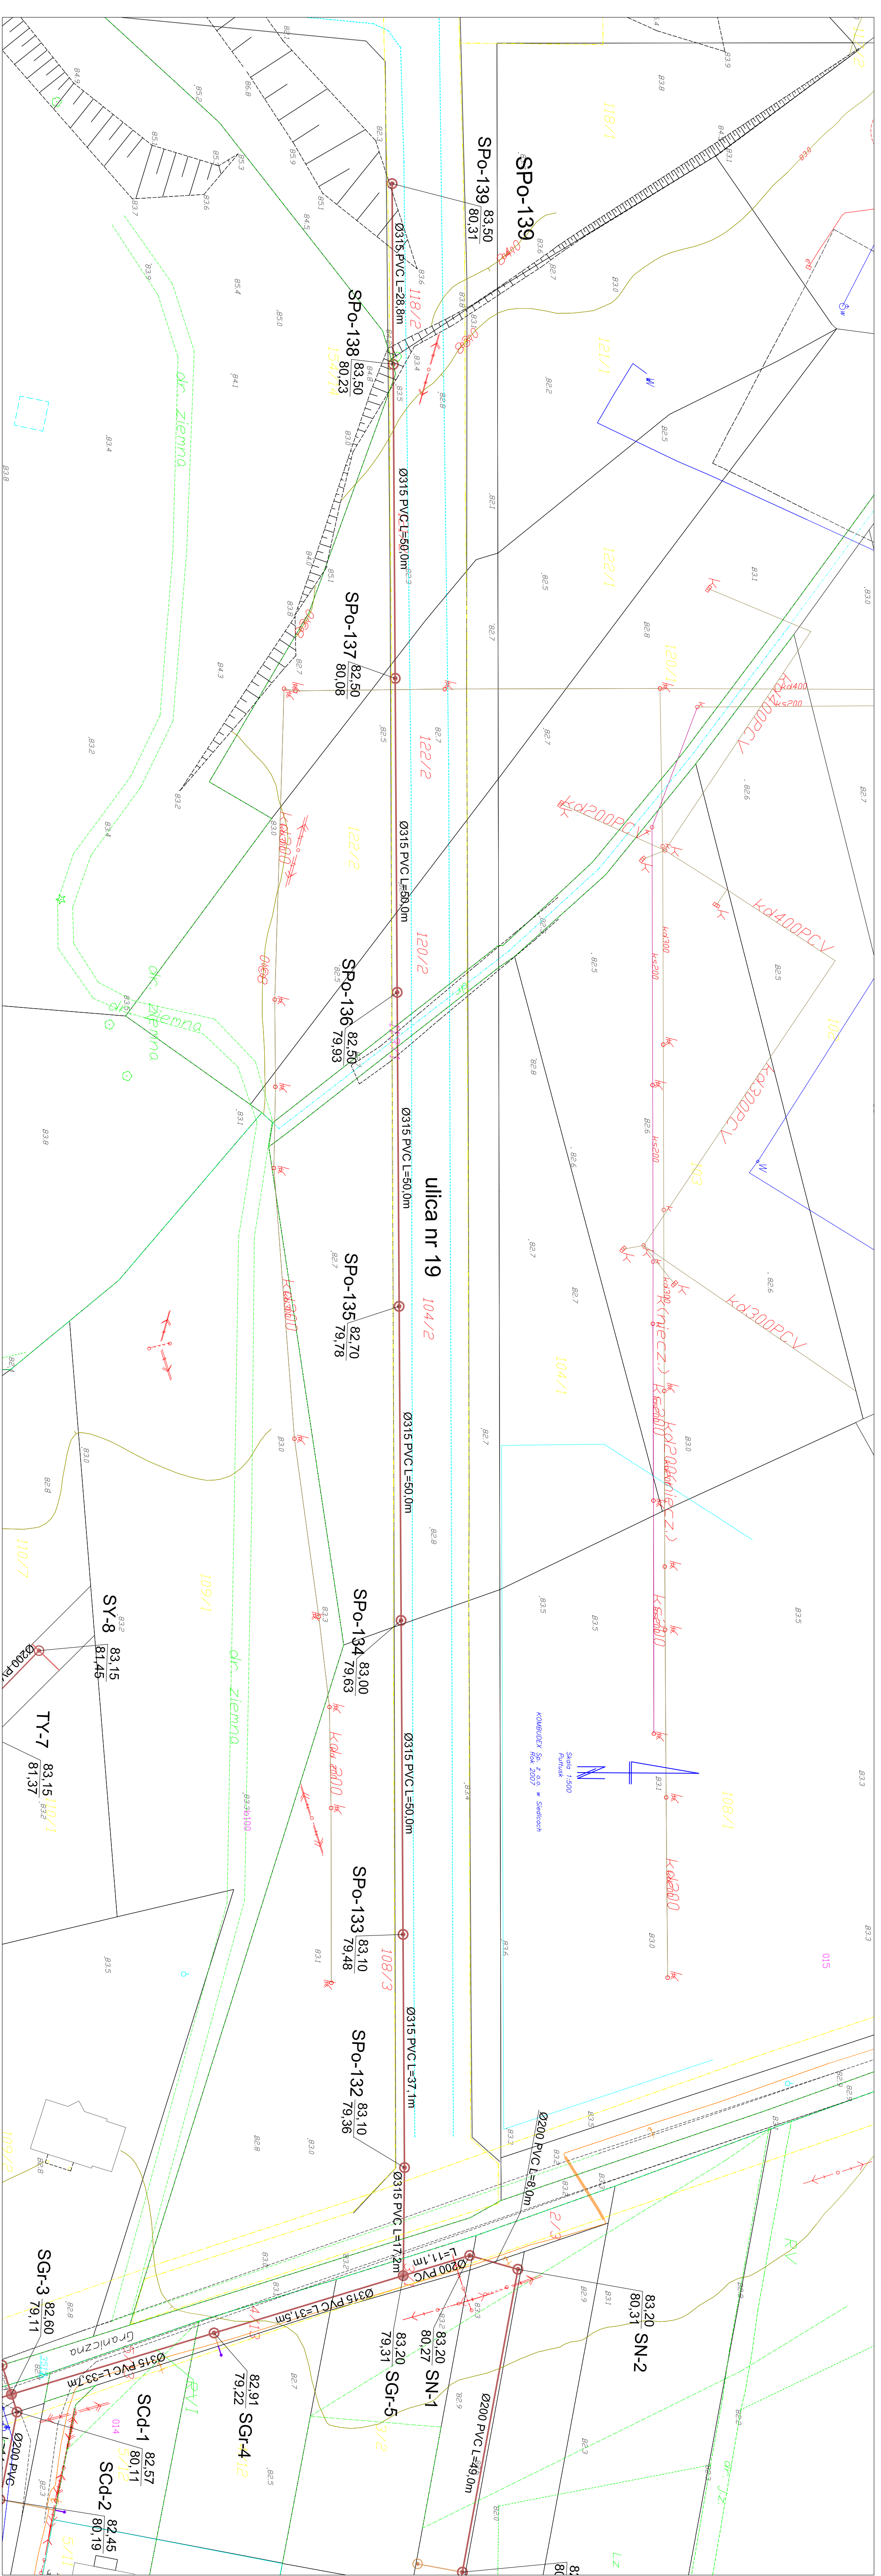

LEGENDA

- kan. sanitarny
- proj. kan. sanitarny
- proj. rurociąg tłoczny
- proj. przyłącza kanalizacji sanitarnej
- rura ostonowa

Projektant: mgr inż. Jarosław Sikora
 Projekt kanalizacji sanitarnej na osiedlu Popławy w Putuskach ETAP V

Projekt zagospodarowania terenu ulicy nr 19
Rys.318

Skala: 1:300
 Stadium: PW
 Data: 28 sierpień 2007