
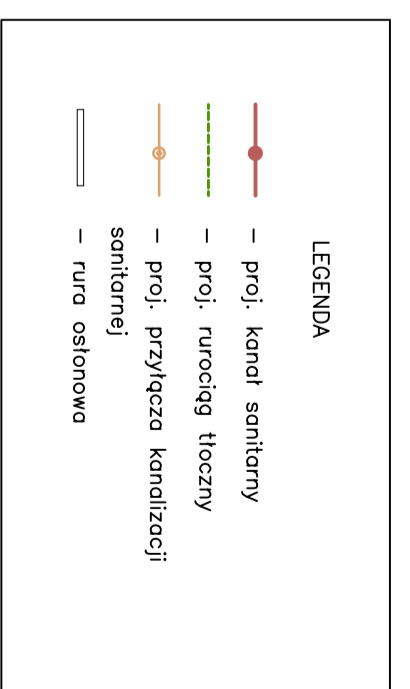


KOMBUDEX

KOMBUDEX

KOMBUDEX

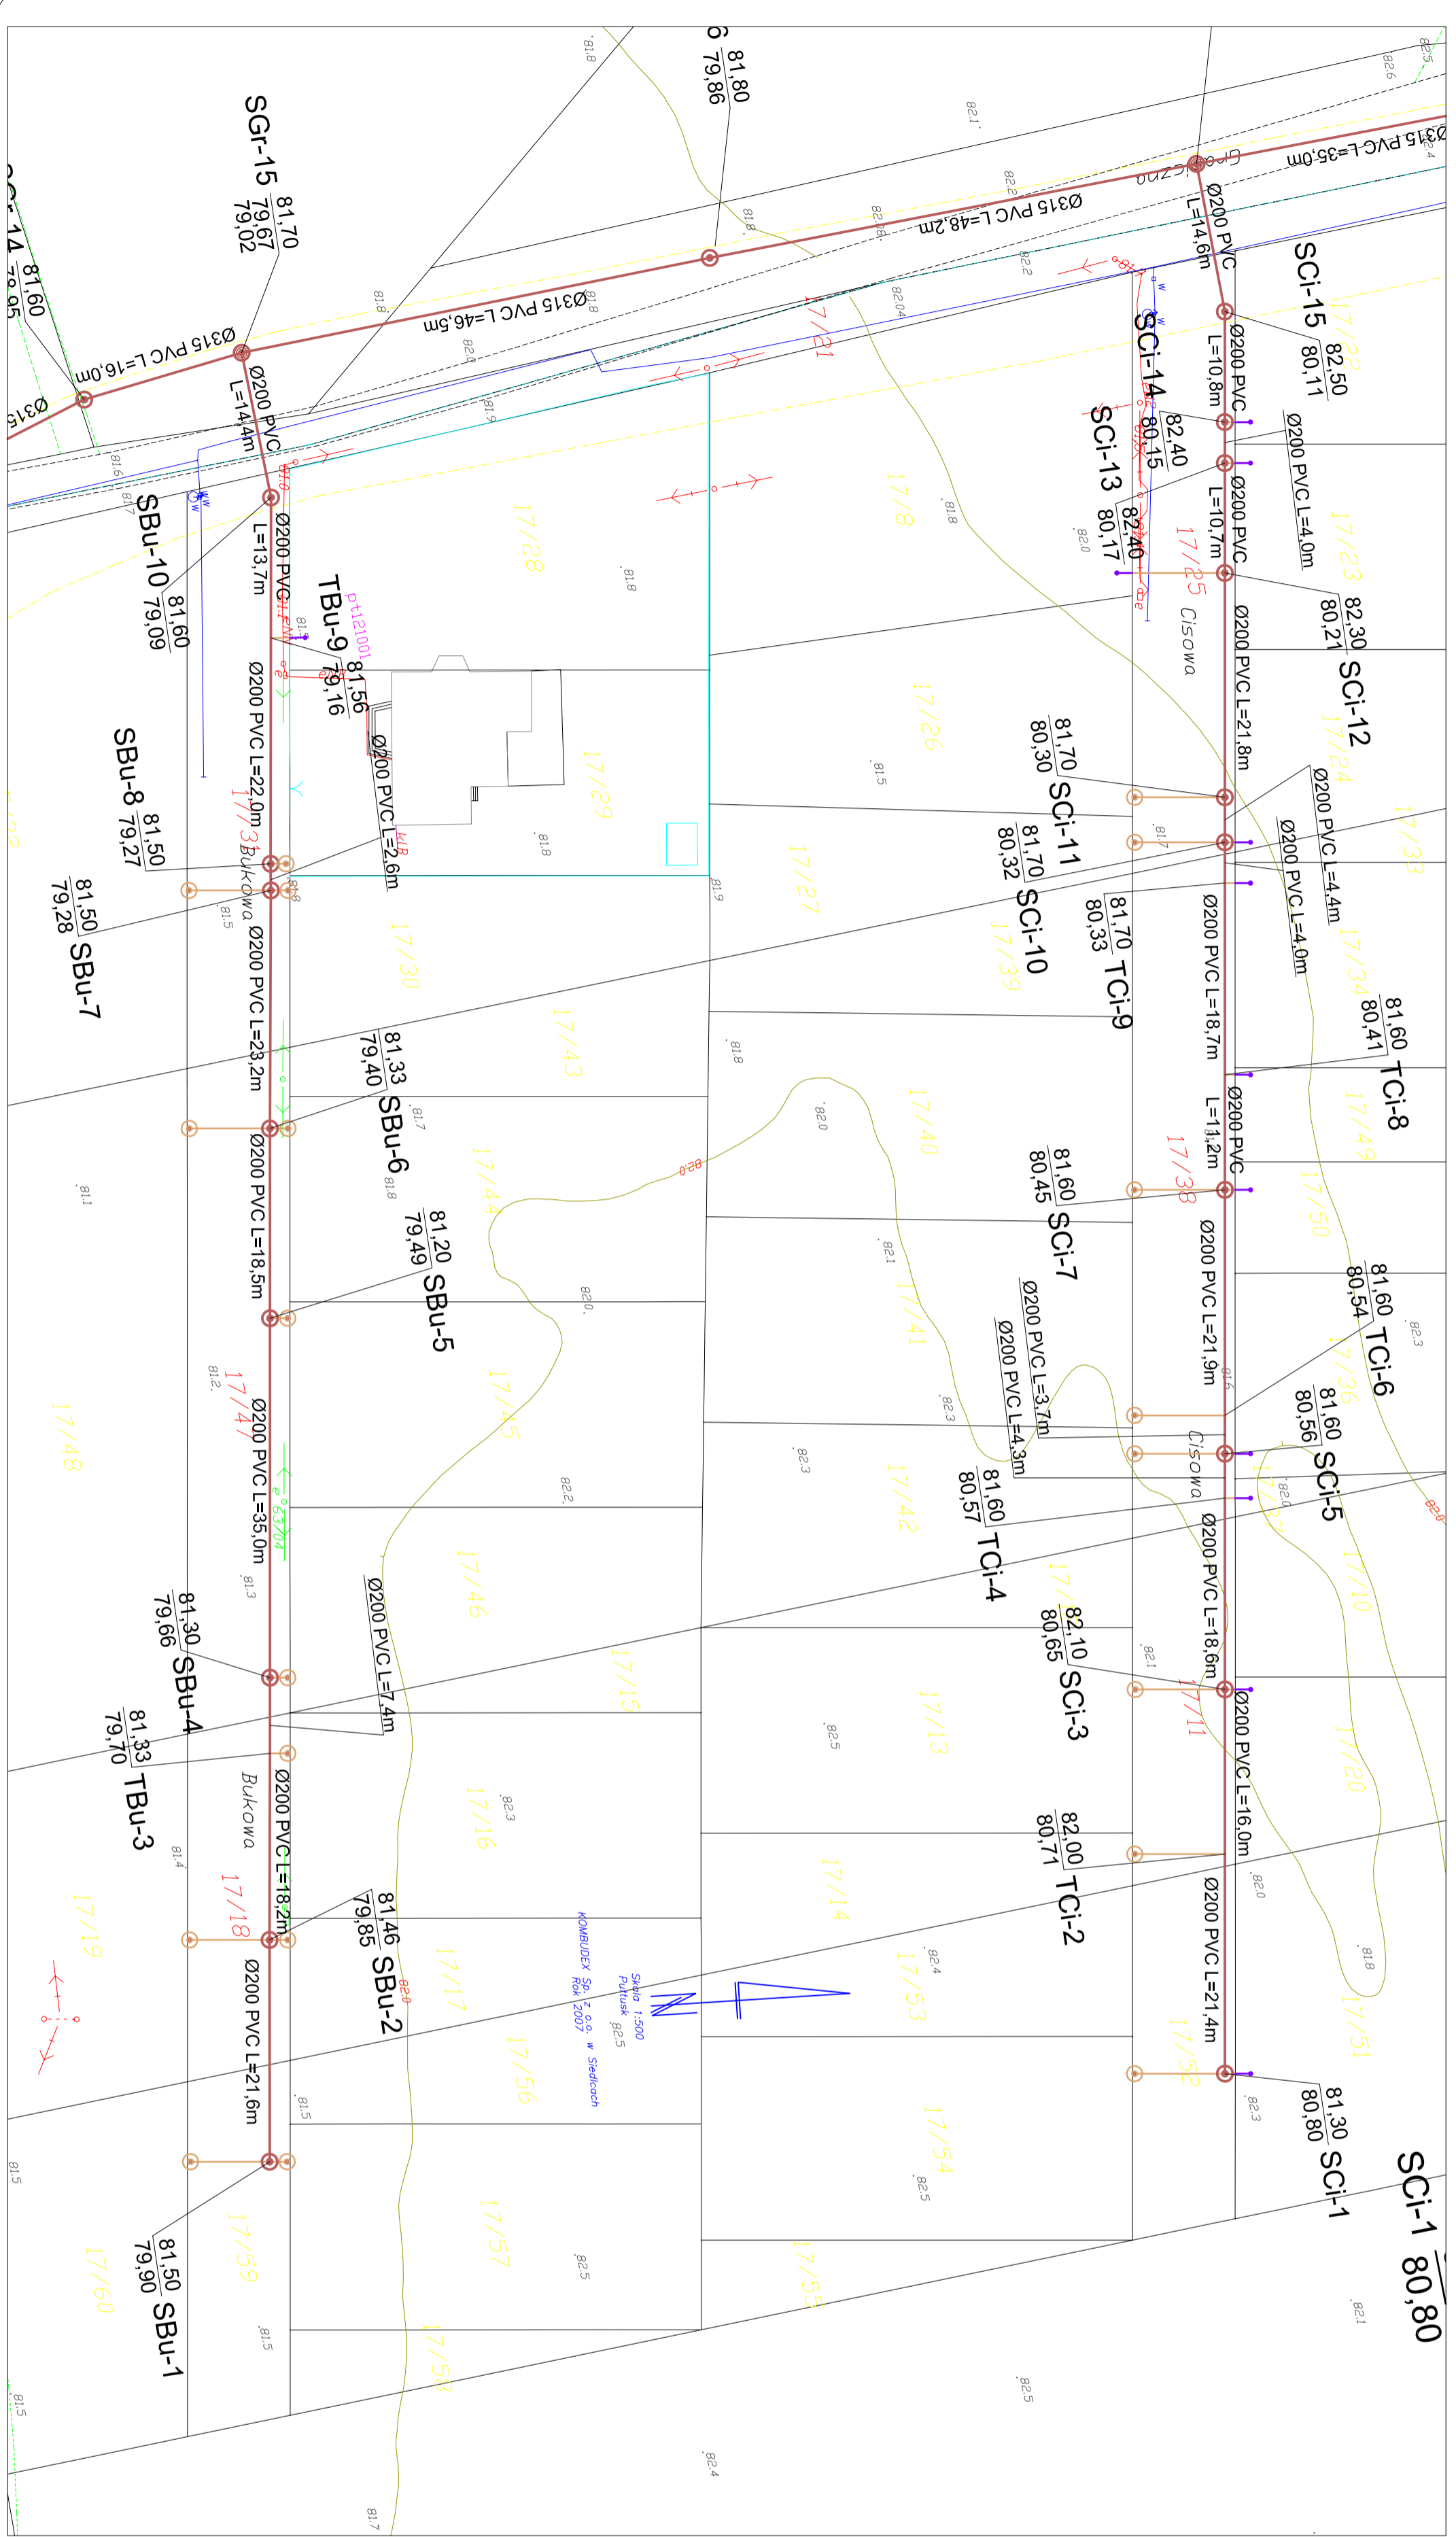

Projektant: <b>Laroslav Sikora</b> mgr inż.	
Tytuł projektu: <b>Projekt kanalizacji sanitarnej na osiedlu Popławy w Pułtusku ETAP V</b>	
Tytuł rysunku: <b>Projekt zagospodarowania terenu ulicy Bukowa i Cisowa</b>	
Skala: 1:500	<b>Rys.3/3</b>
Stadium: PW	Data: 28 Sierpień 2007

KOMBUDEX

KOMBUDEX

KOMBUDEX