
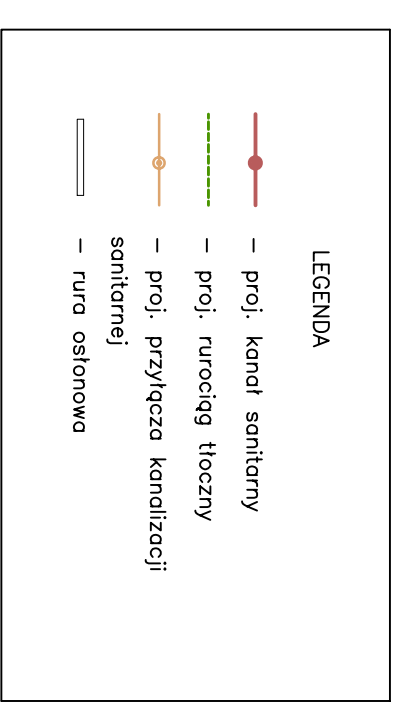


KOMBUDEX

KOMBUDEX

KOMBUDEX

KOMBUDEX

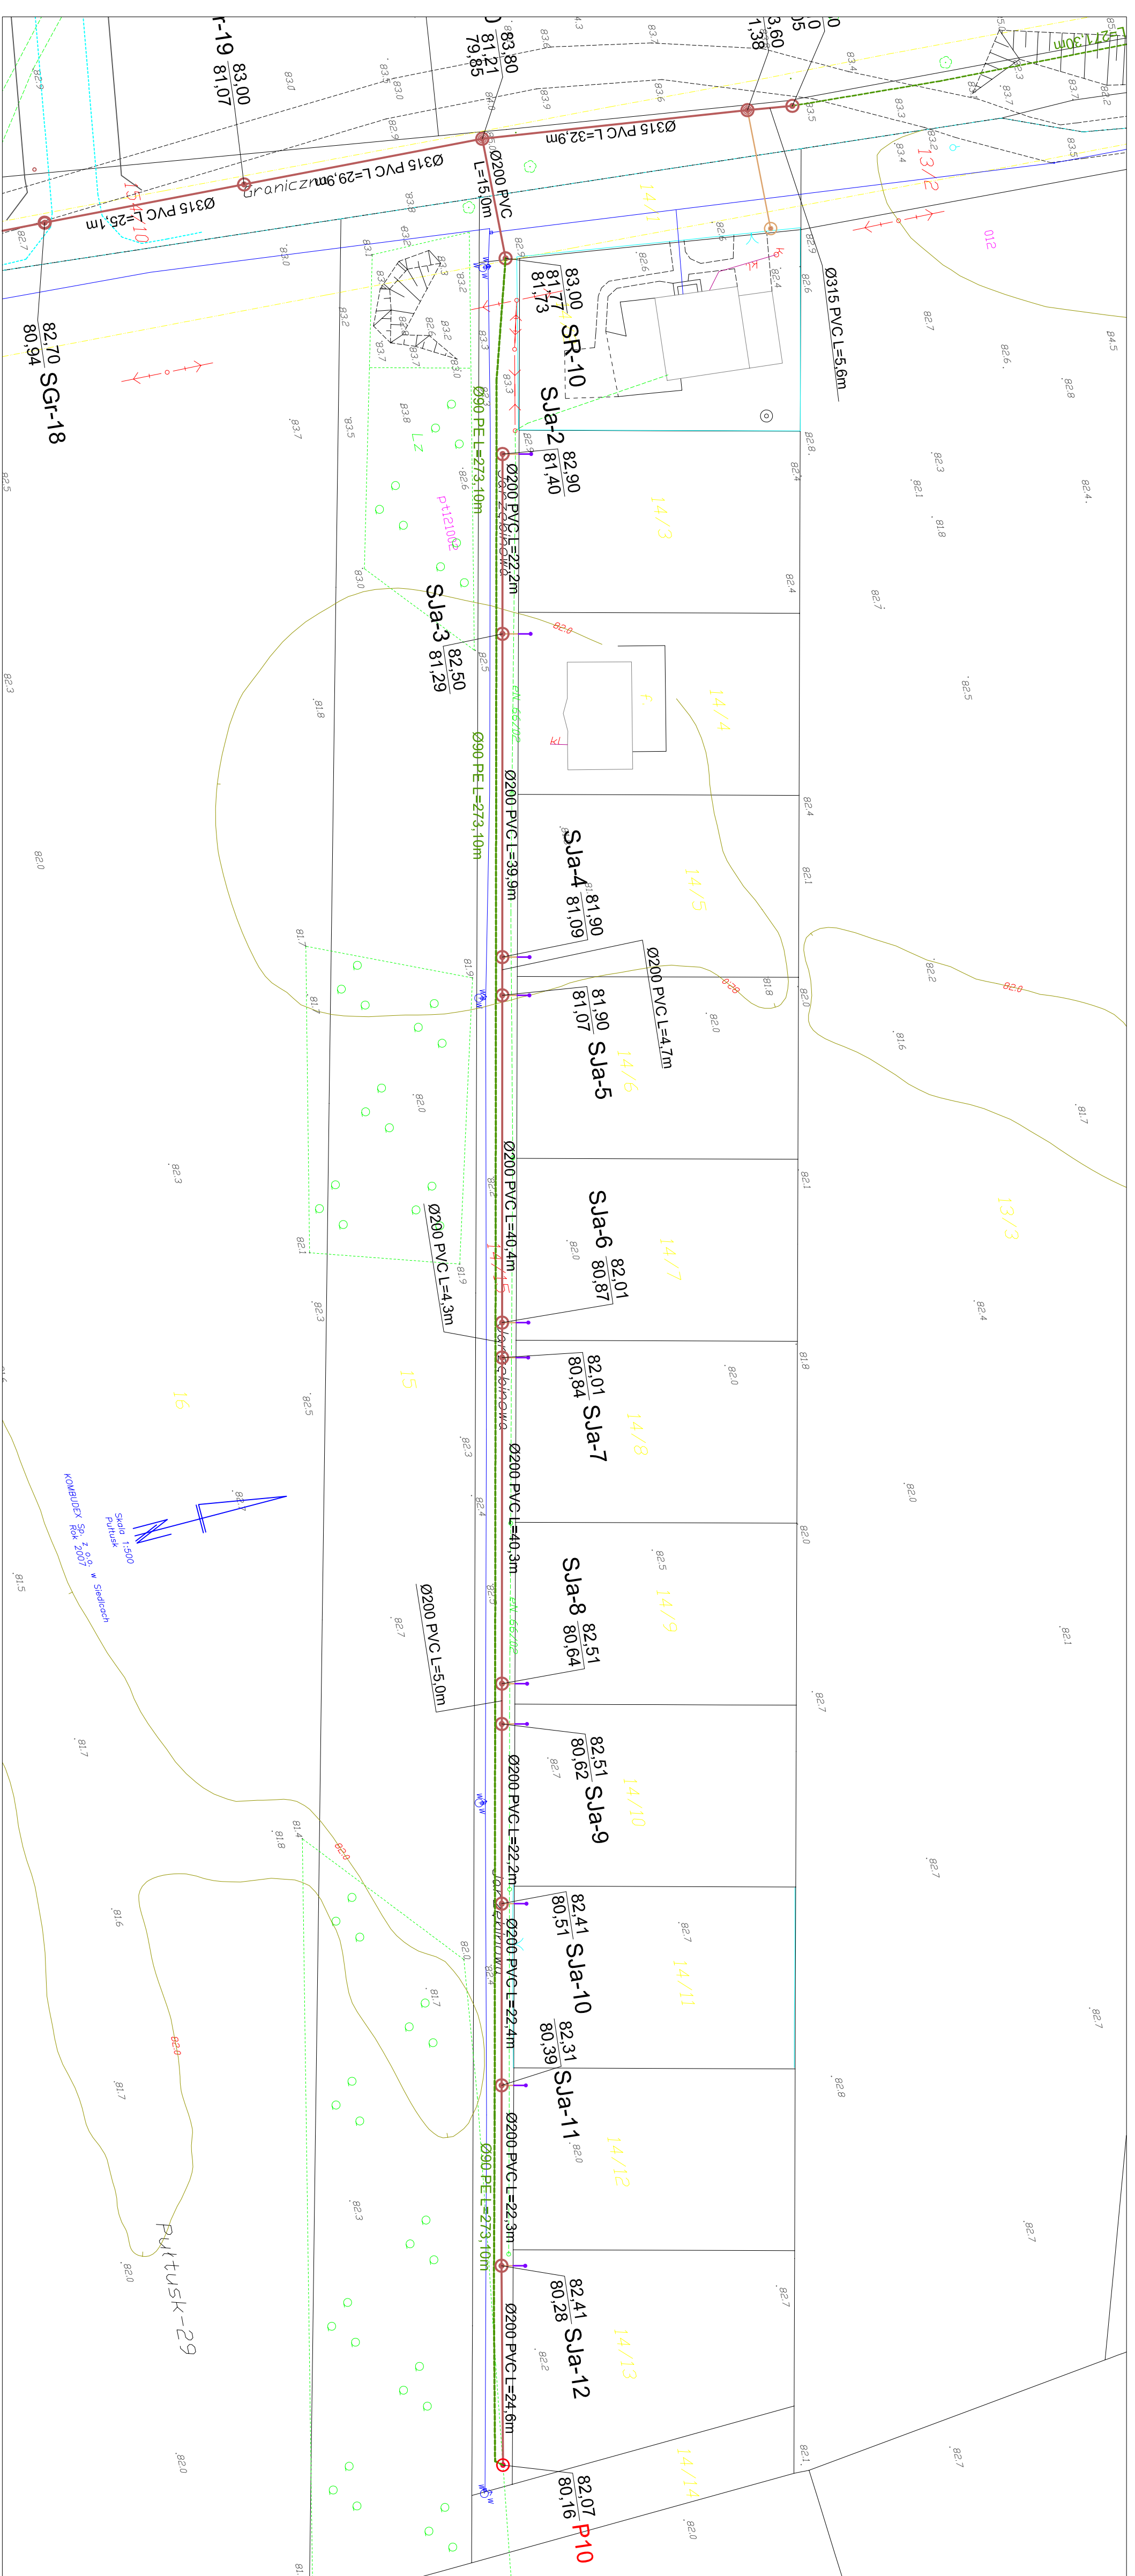

Tytuł projektu: Projekt zagospodarowania terenu ulicy Jarzębinowa	
Tytuł projektu: Projekt kanalizacji sanitarnej na osiedlu Popławy w Putusku ETAP V	
Projektant: mgr inż. Jarosław Sikora	Skala: 1:500
Opracował: mgr inż. Magdalena Sikora	Stadium: PW
Sprawdził: mgr inż. Jerzy Szczęśliwy	Data: 28 Stycznia 2007

KOMBUDEX

KOMBUDEX

KOMBUDEX

KOMBUDEX