


KOMBUDEX

KOMBUDEX

KOMBUDEX

KOMBUDEX

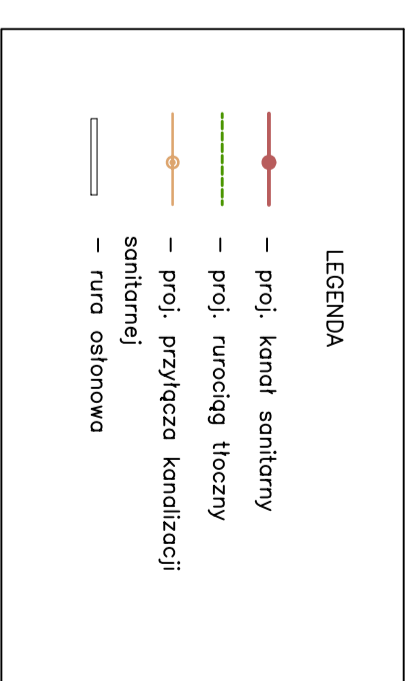

Tytuł projektu: Projekt zagospodarowania terenu ulic Wzrosowej i Poziomkowej	
Tytuł zadania: Projekt kanalizacji sanitarnej na osiedlu Popławy w Pułtusku ETAP I	
Projektant: mgr inż. Jarosław Sikora	Skala: 1:500
Opracownik: mgr inż. Małgorzata Sikora mgr inż. Magdalena Zaleska mgr inż. Mirosław Szwedek	Stadium: PW
Data: 28 sierpień 2007	

KOMBUDEX

KOMBUDEX

KOMBUDEX

KOMBUDEX